




SCHNITT A-A

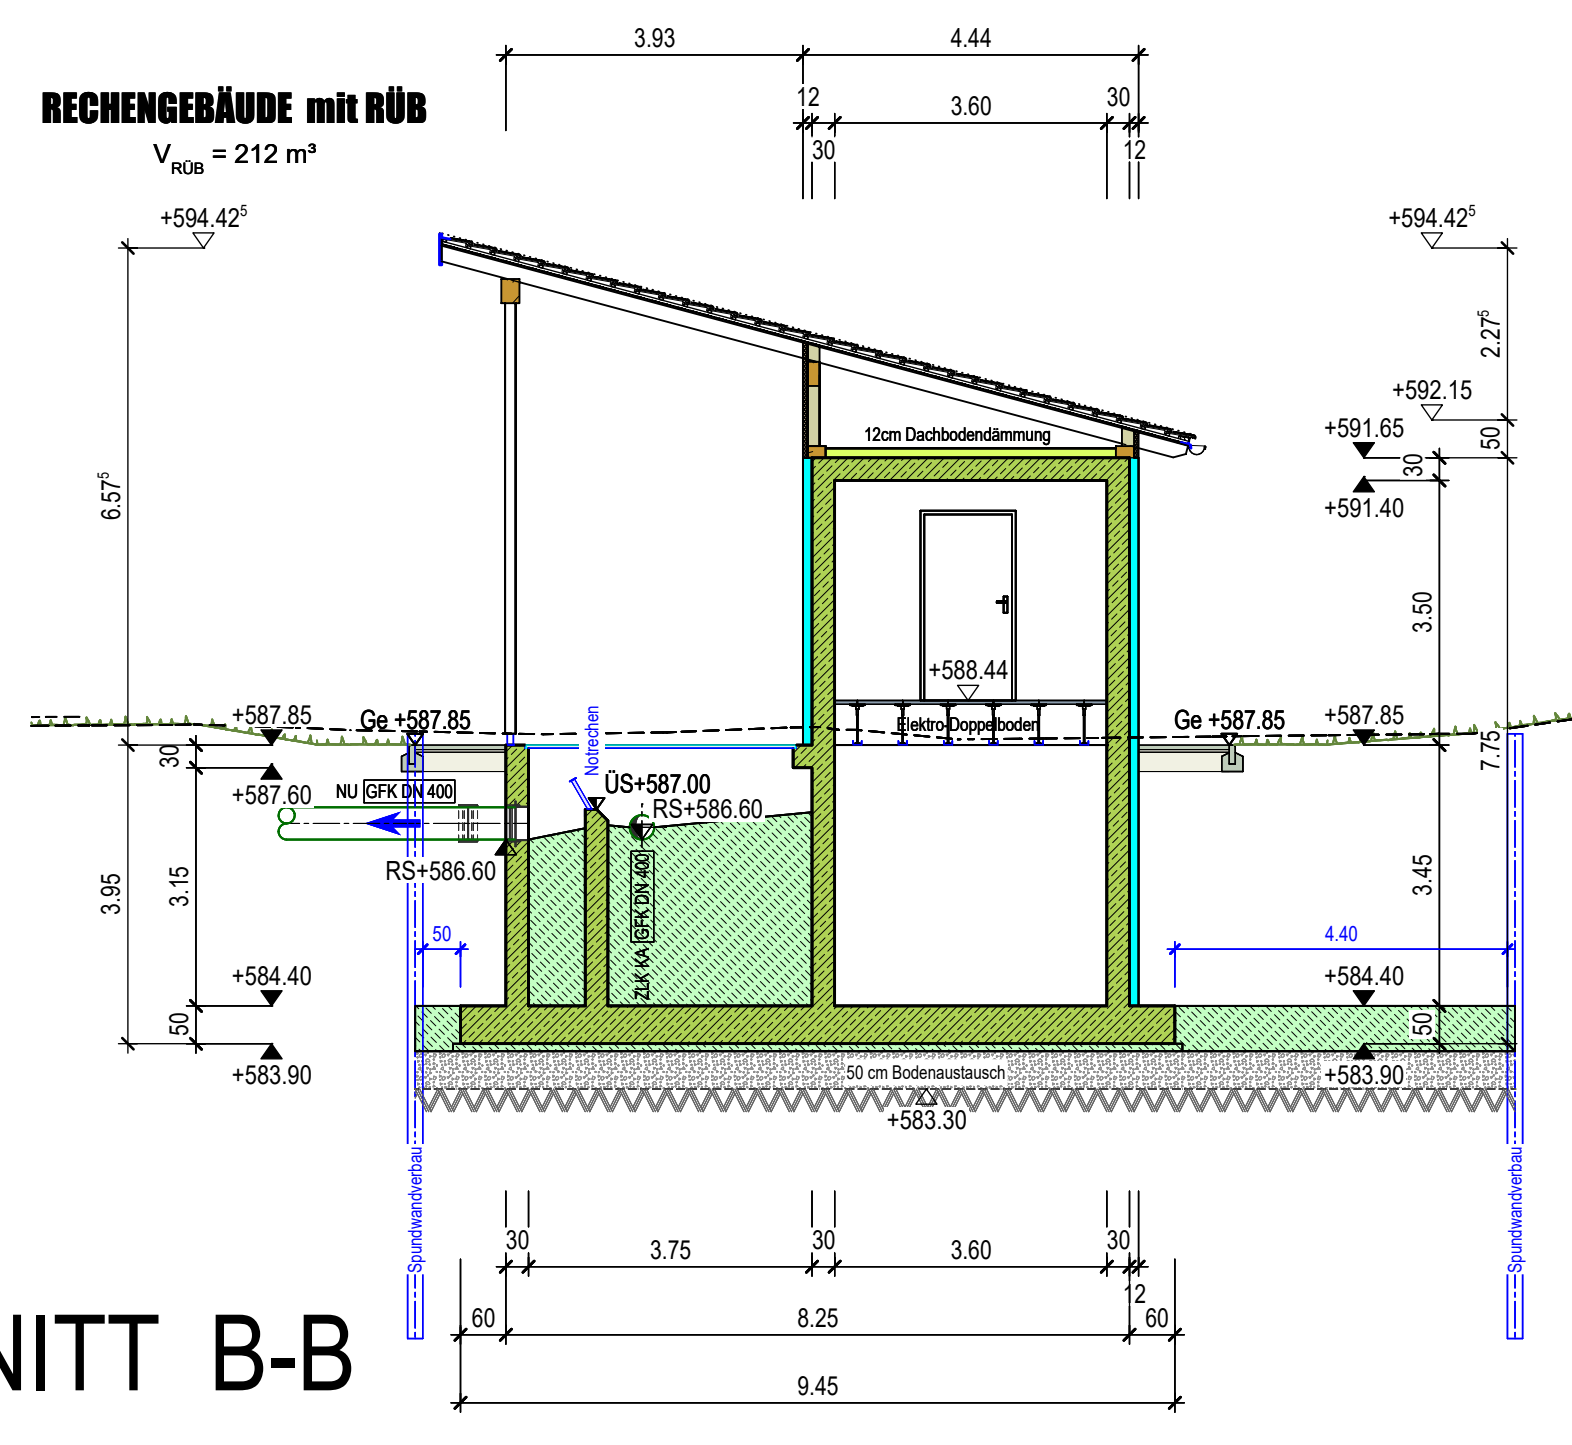


SCHNITT B-B

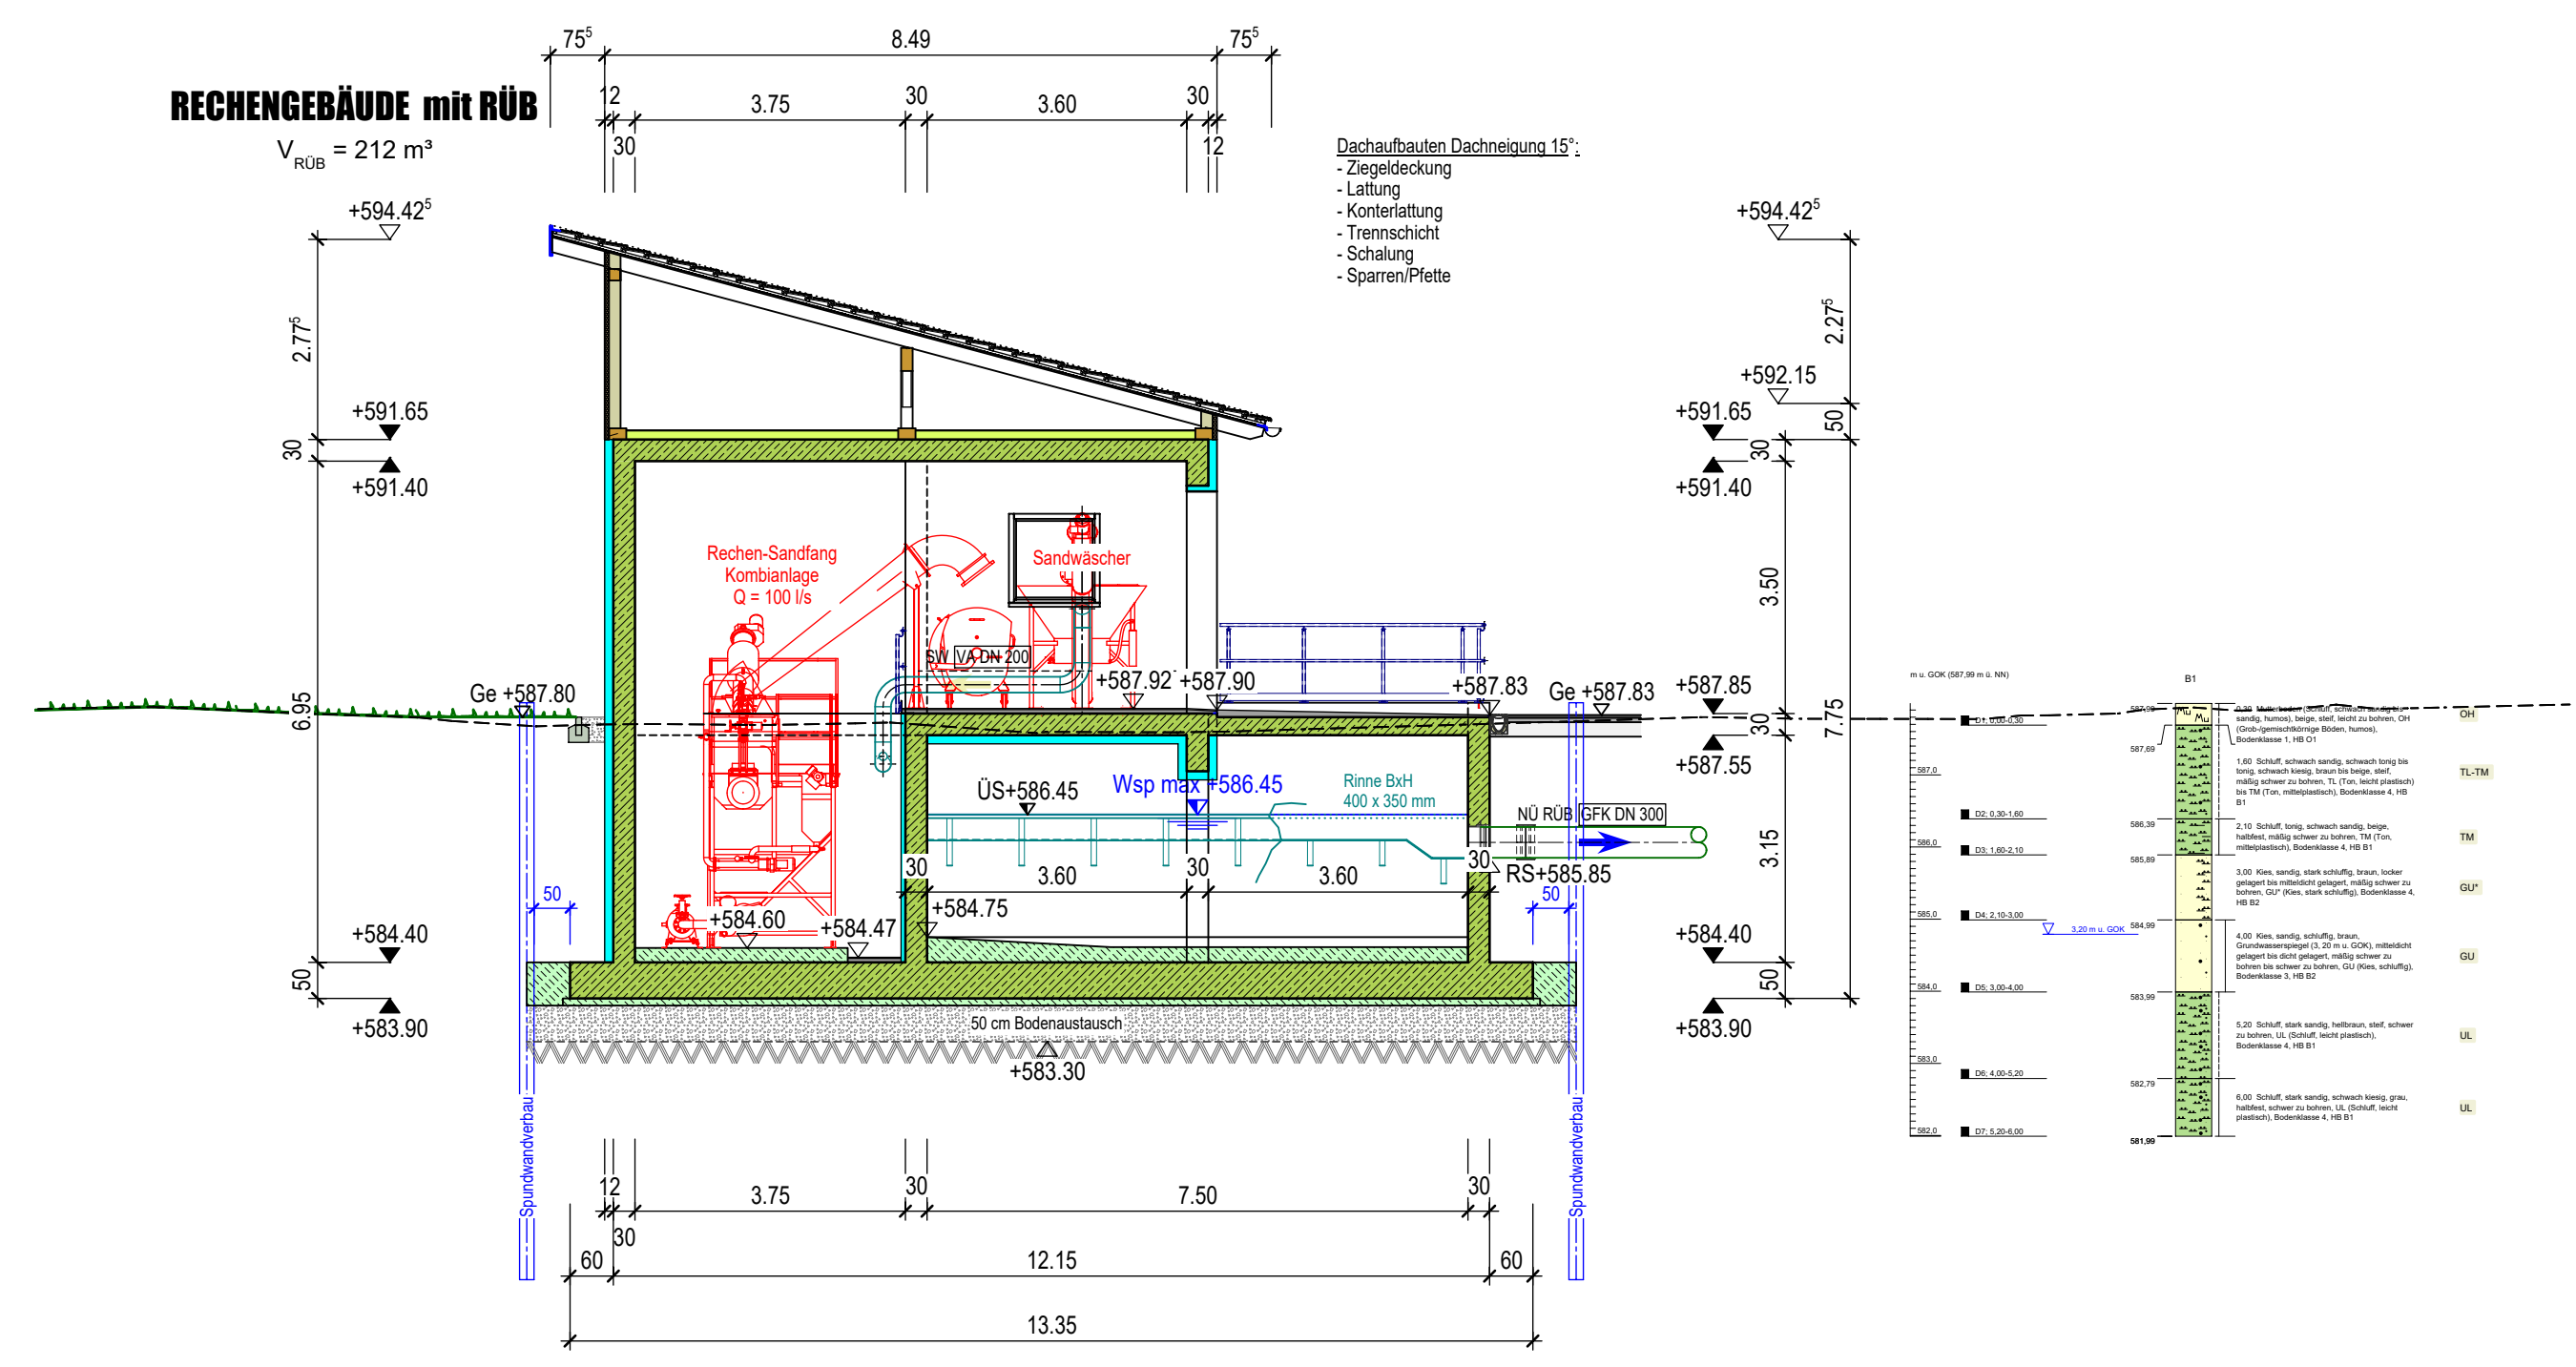


SCHNITT C-C

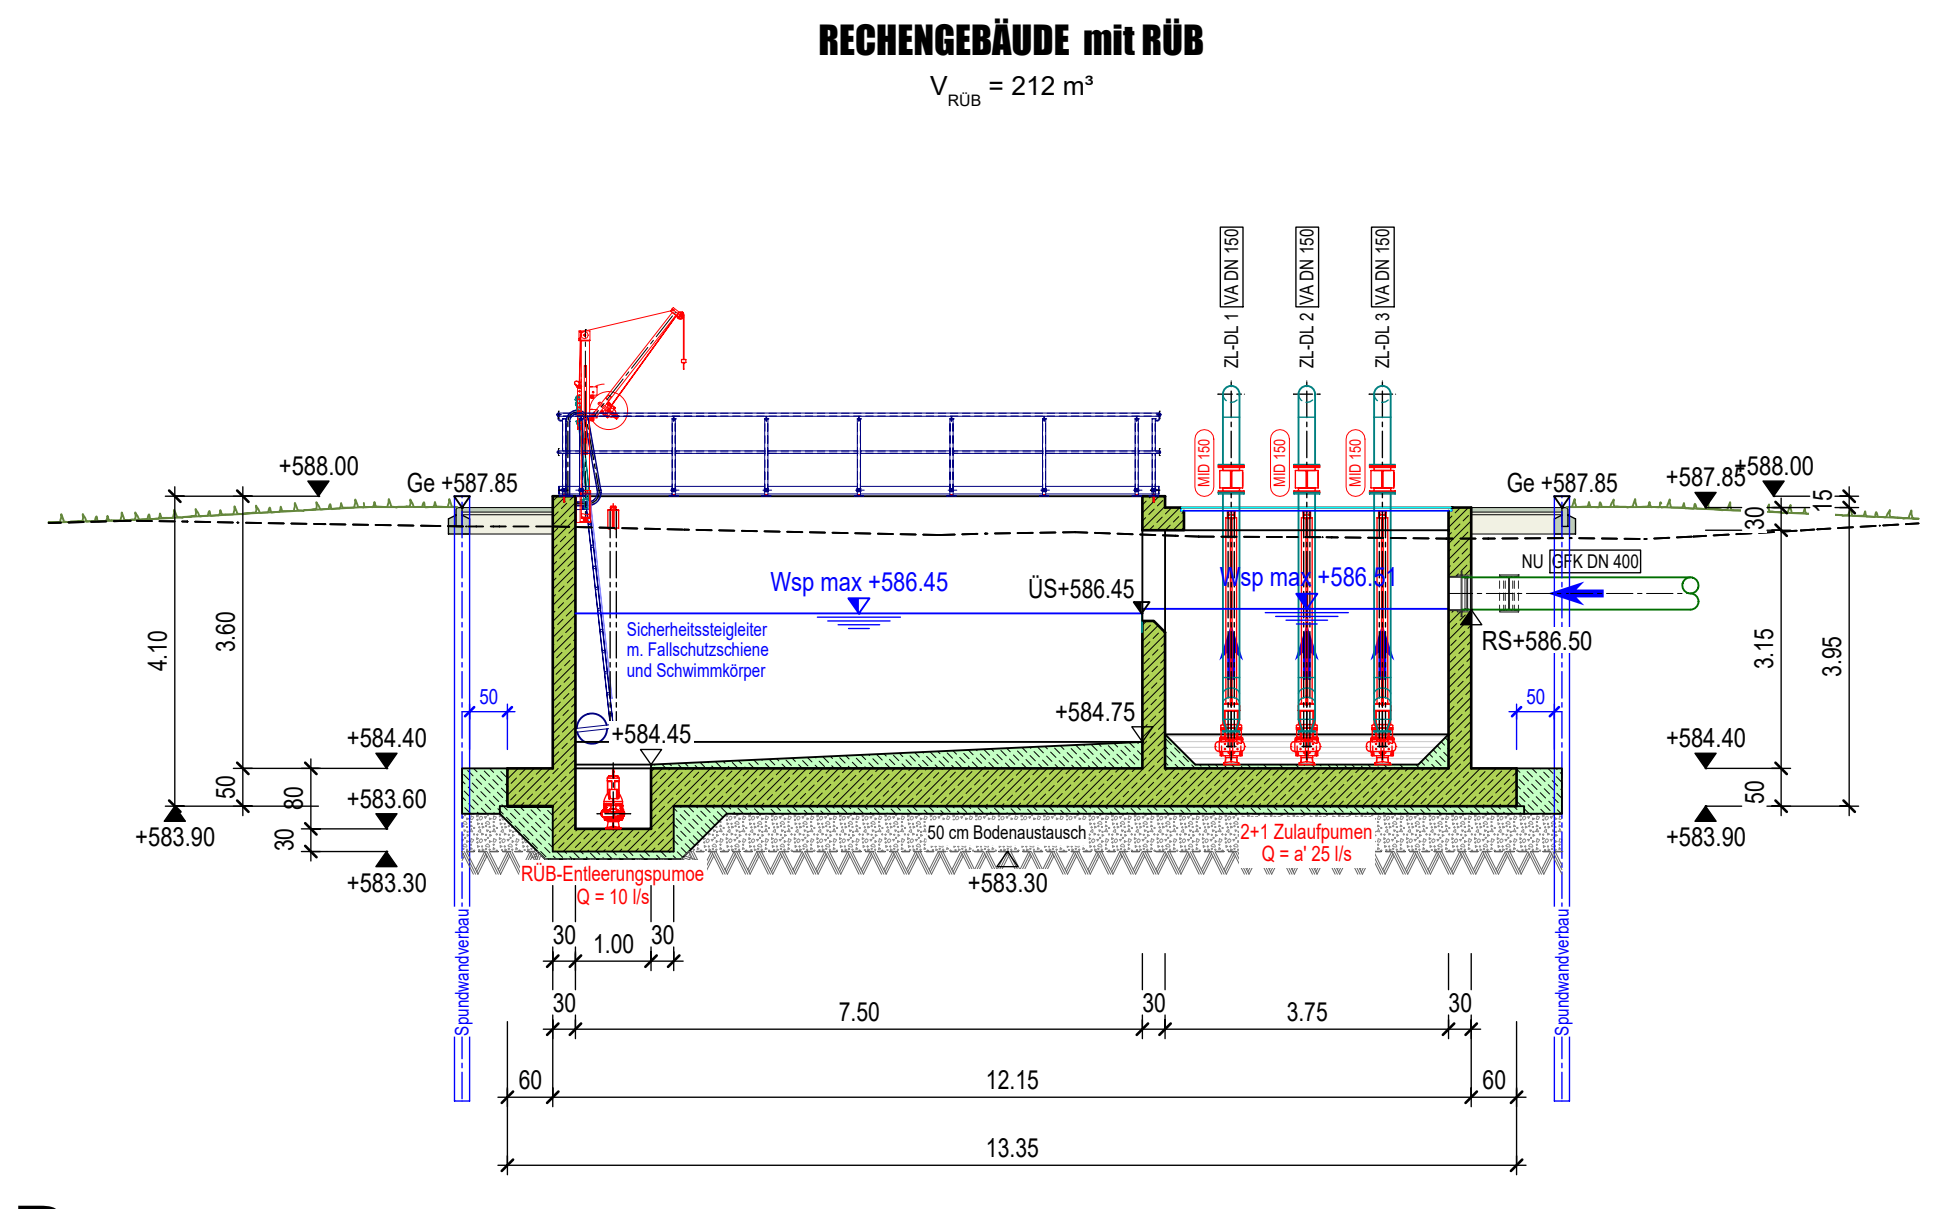


SCHNITT D-D

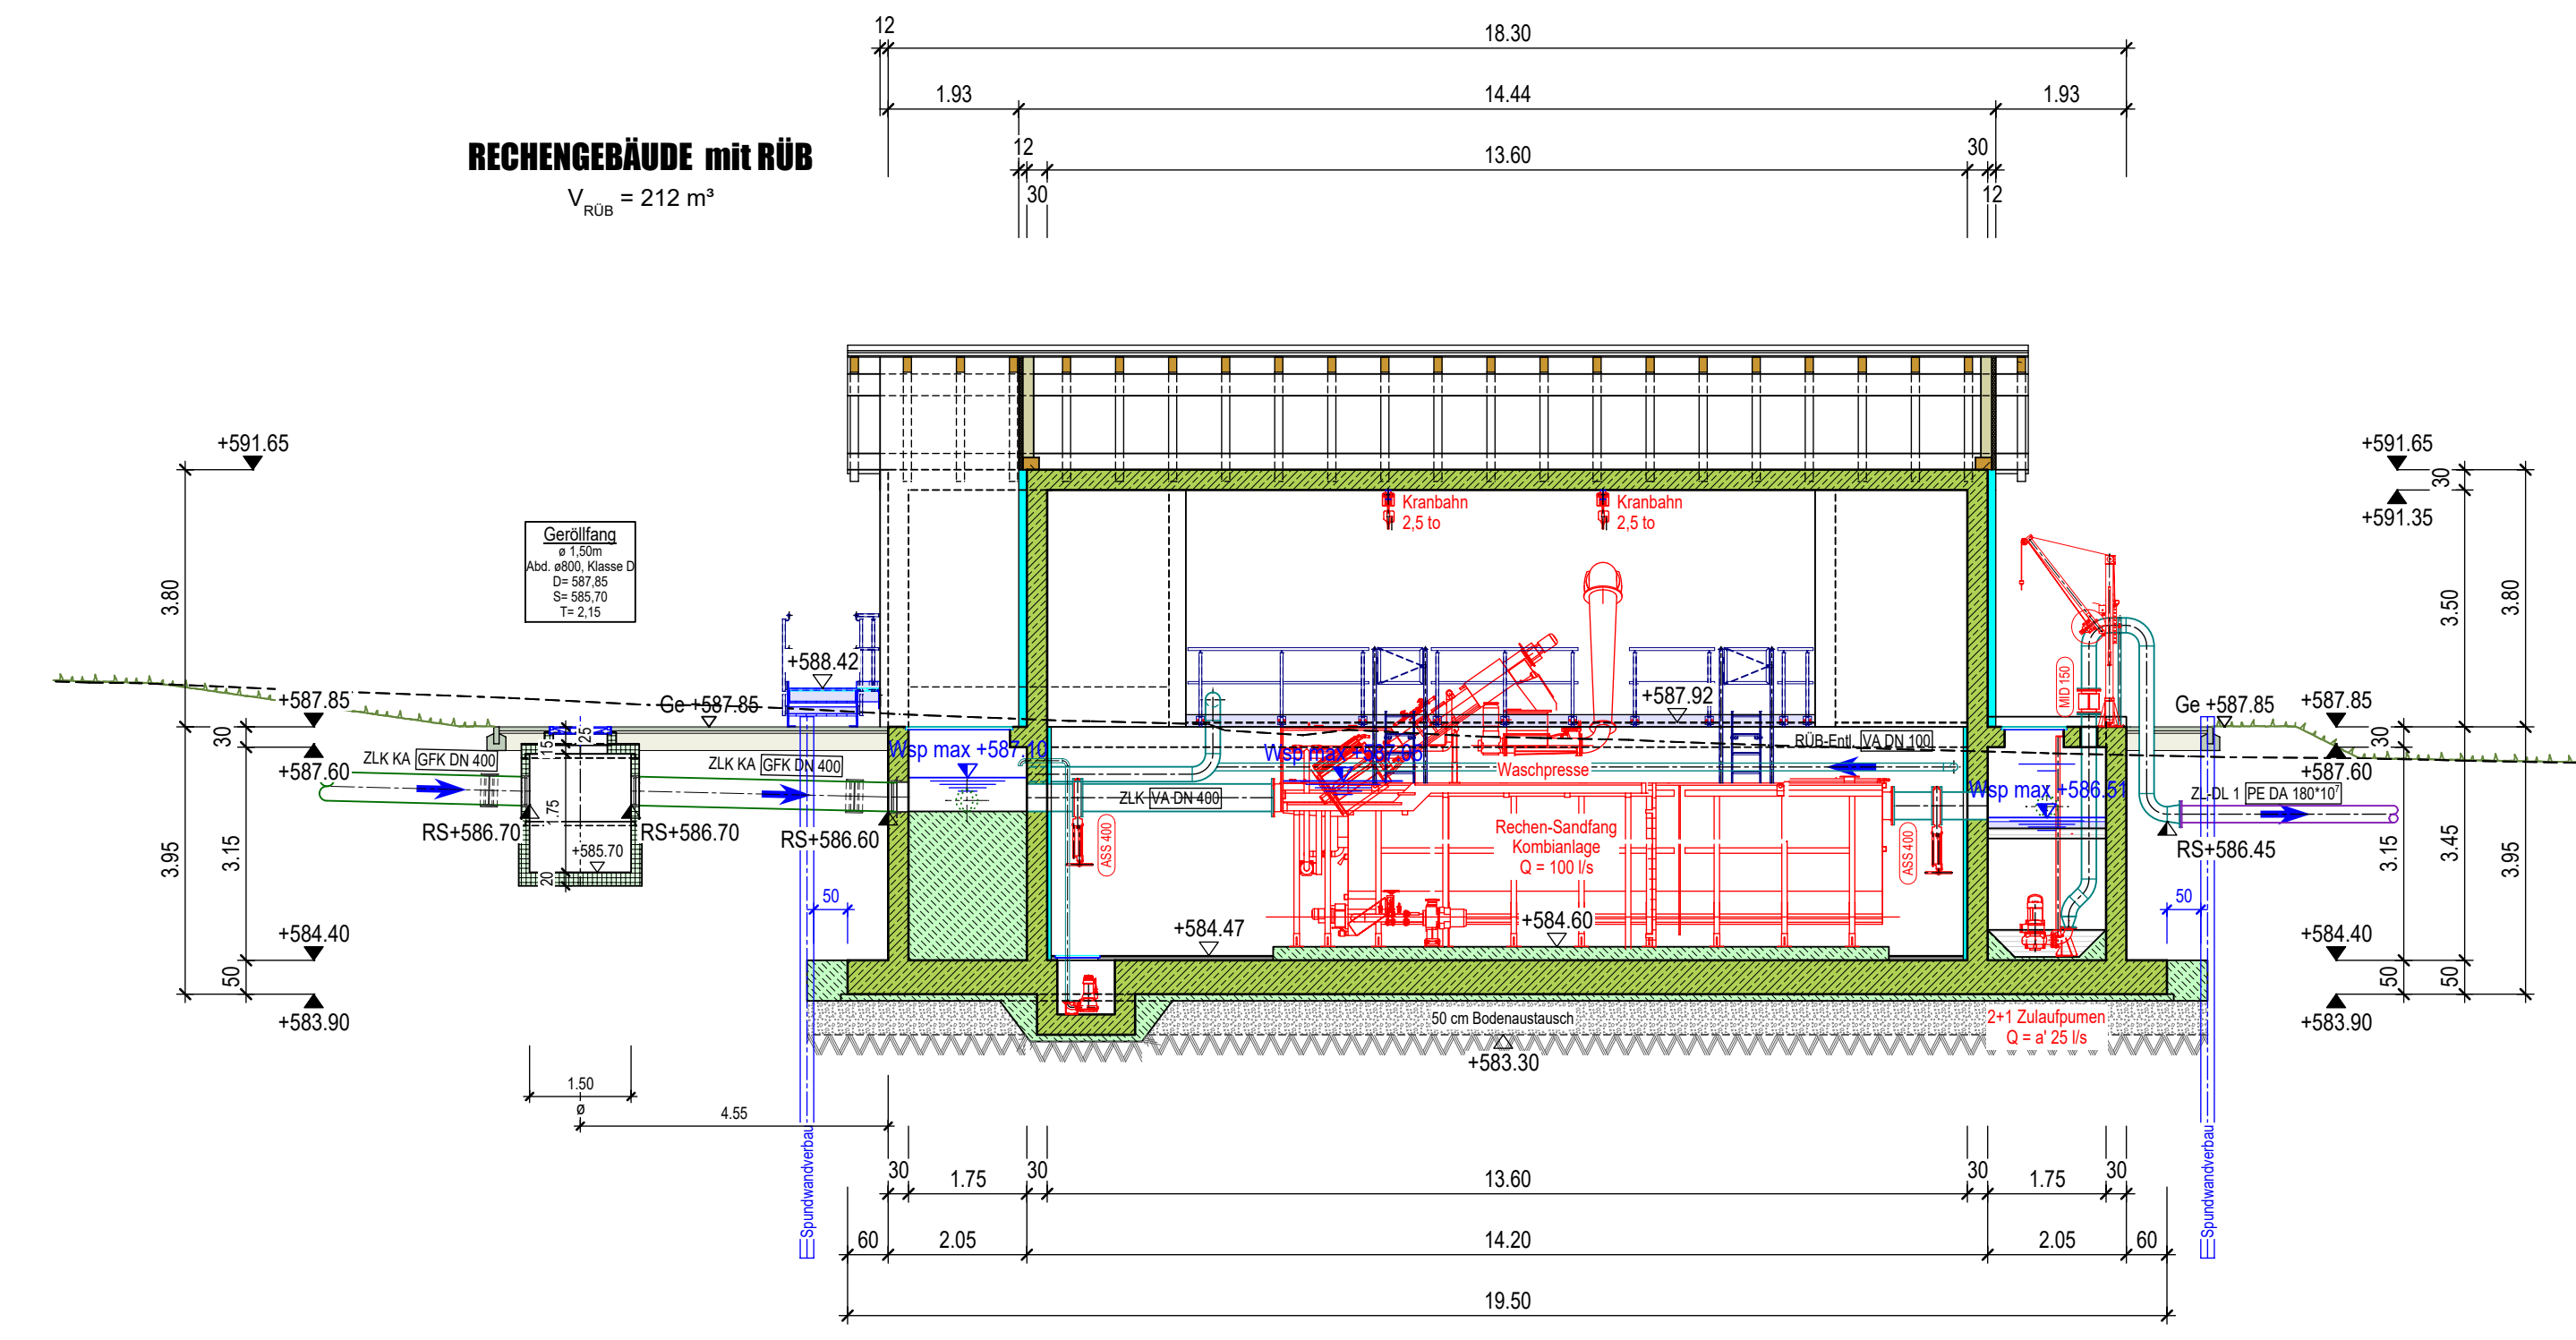


SCHNITT E-E

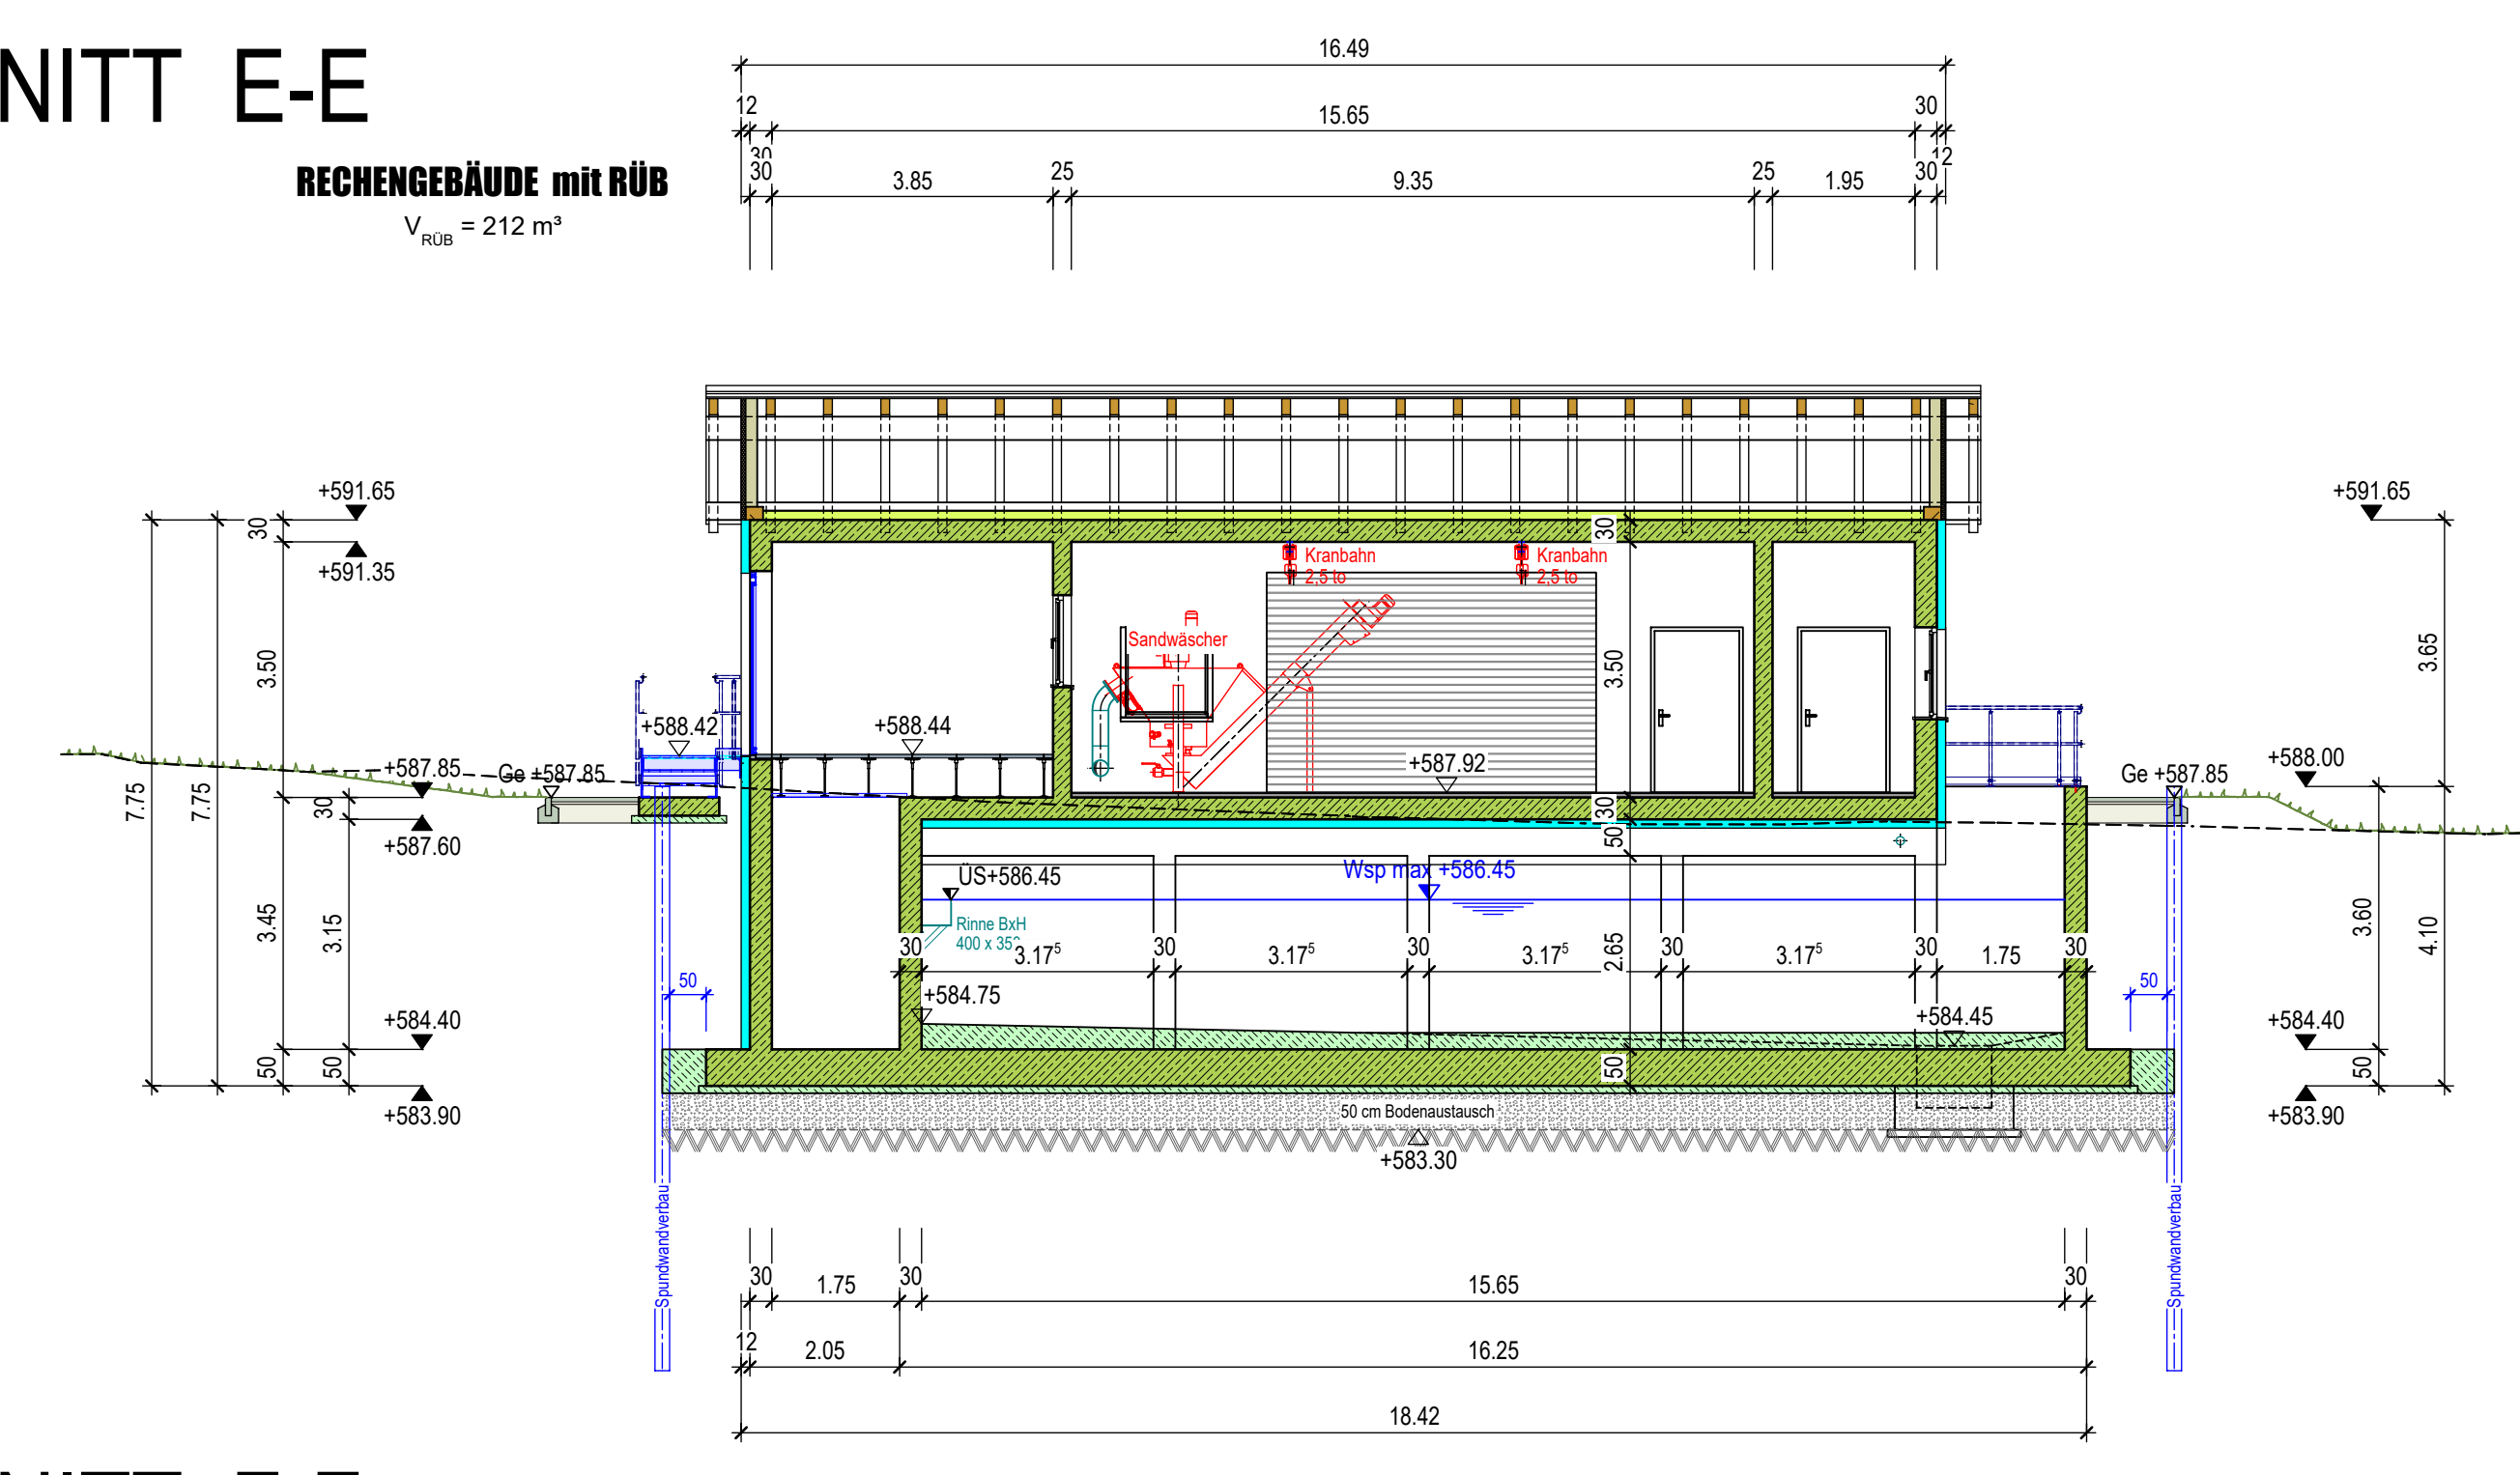


SCHNITT F-F

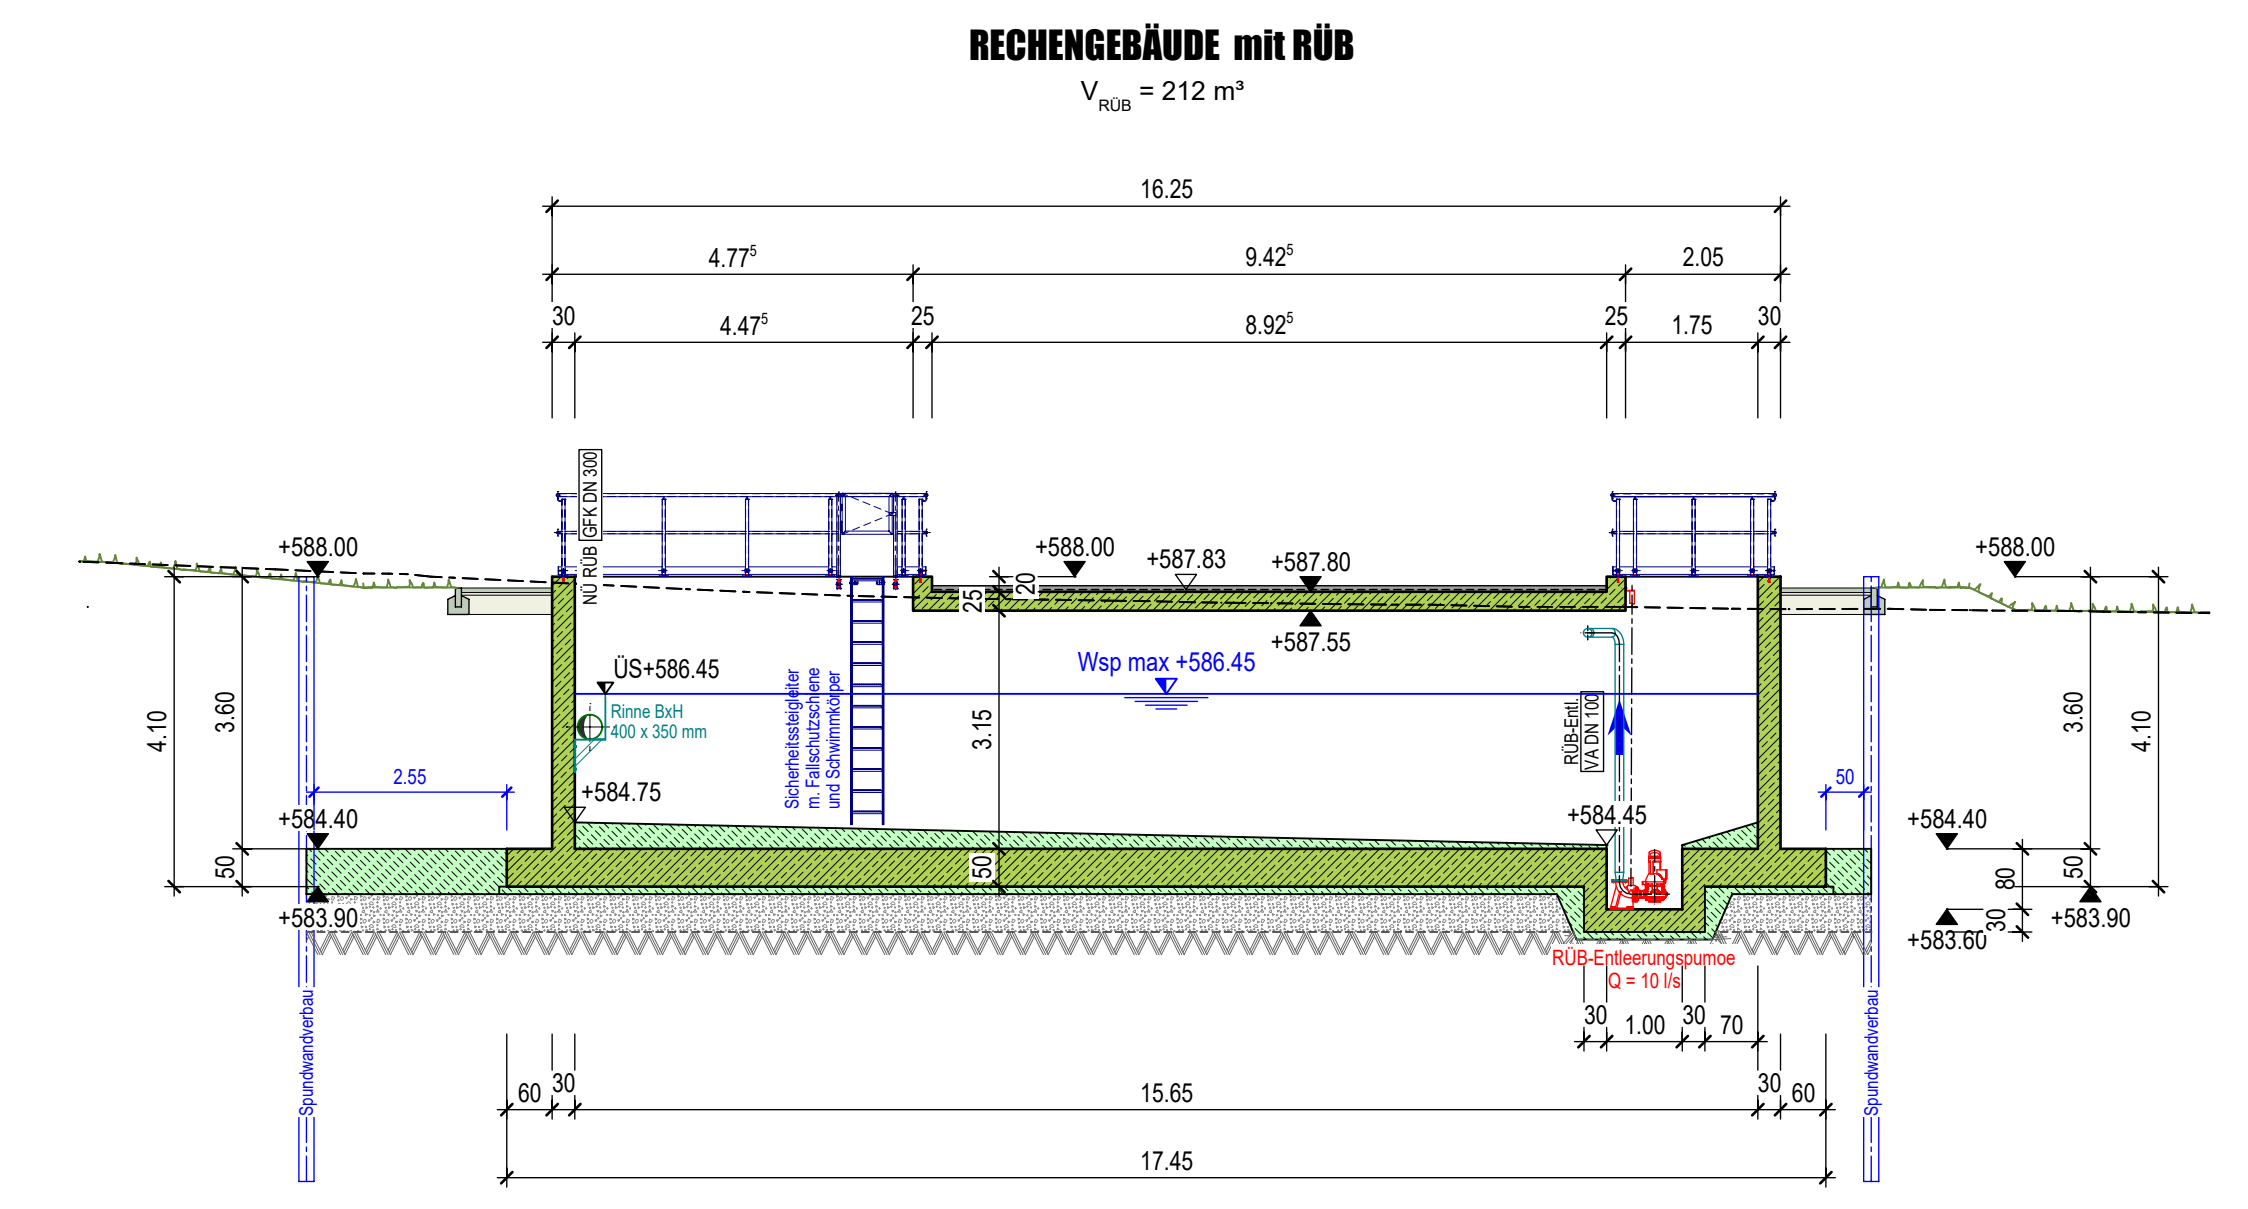

GRUNDRISS EG

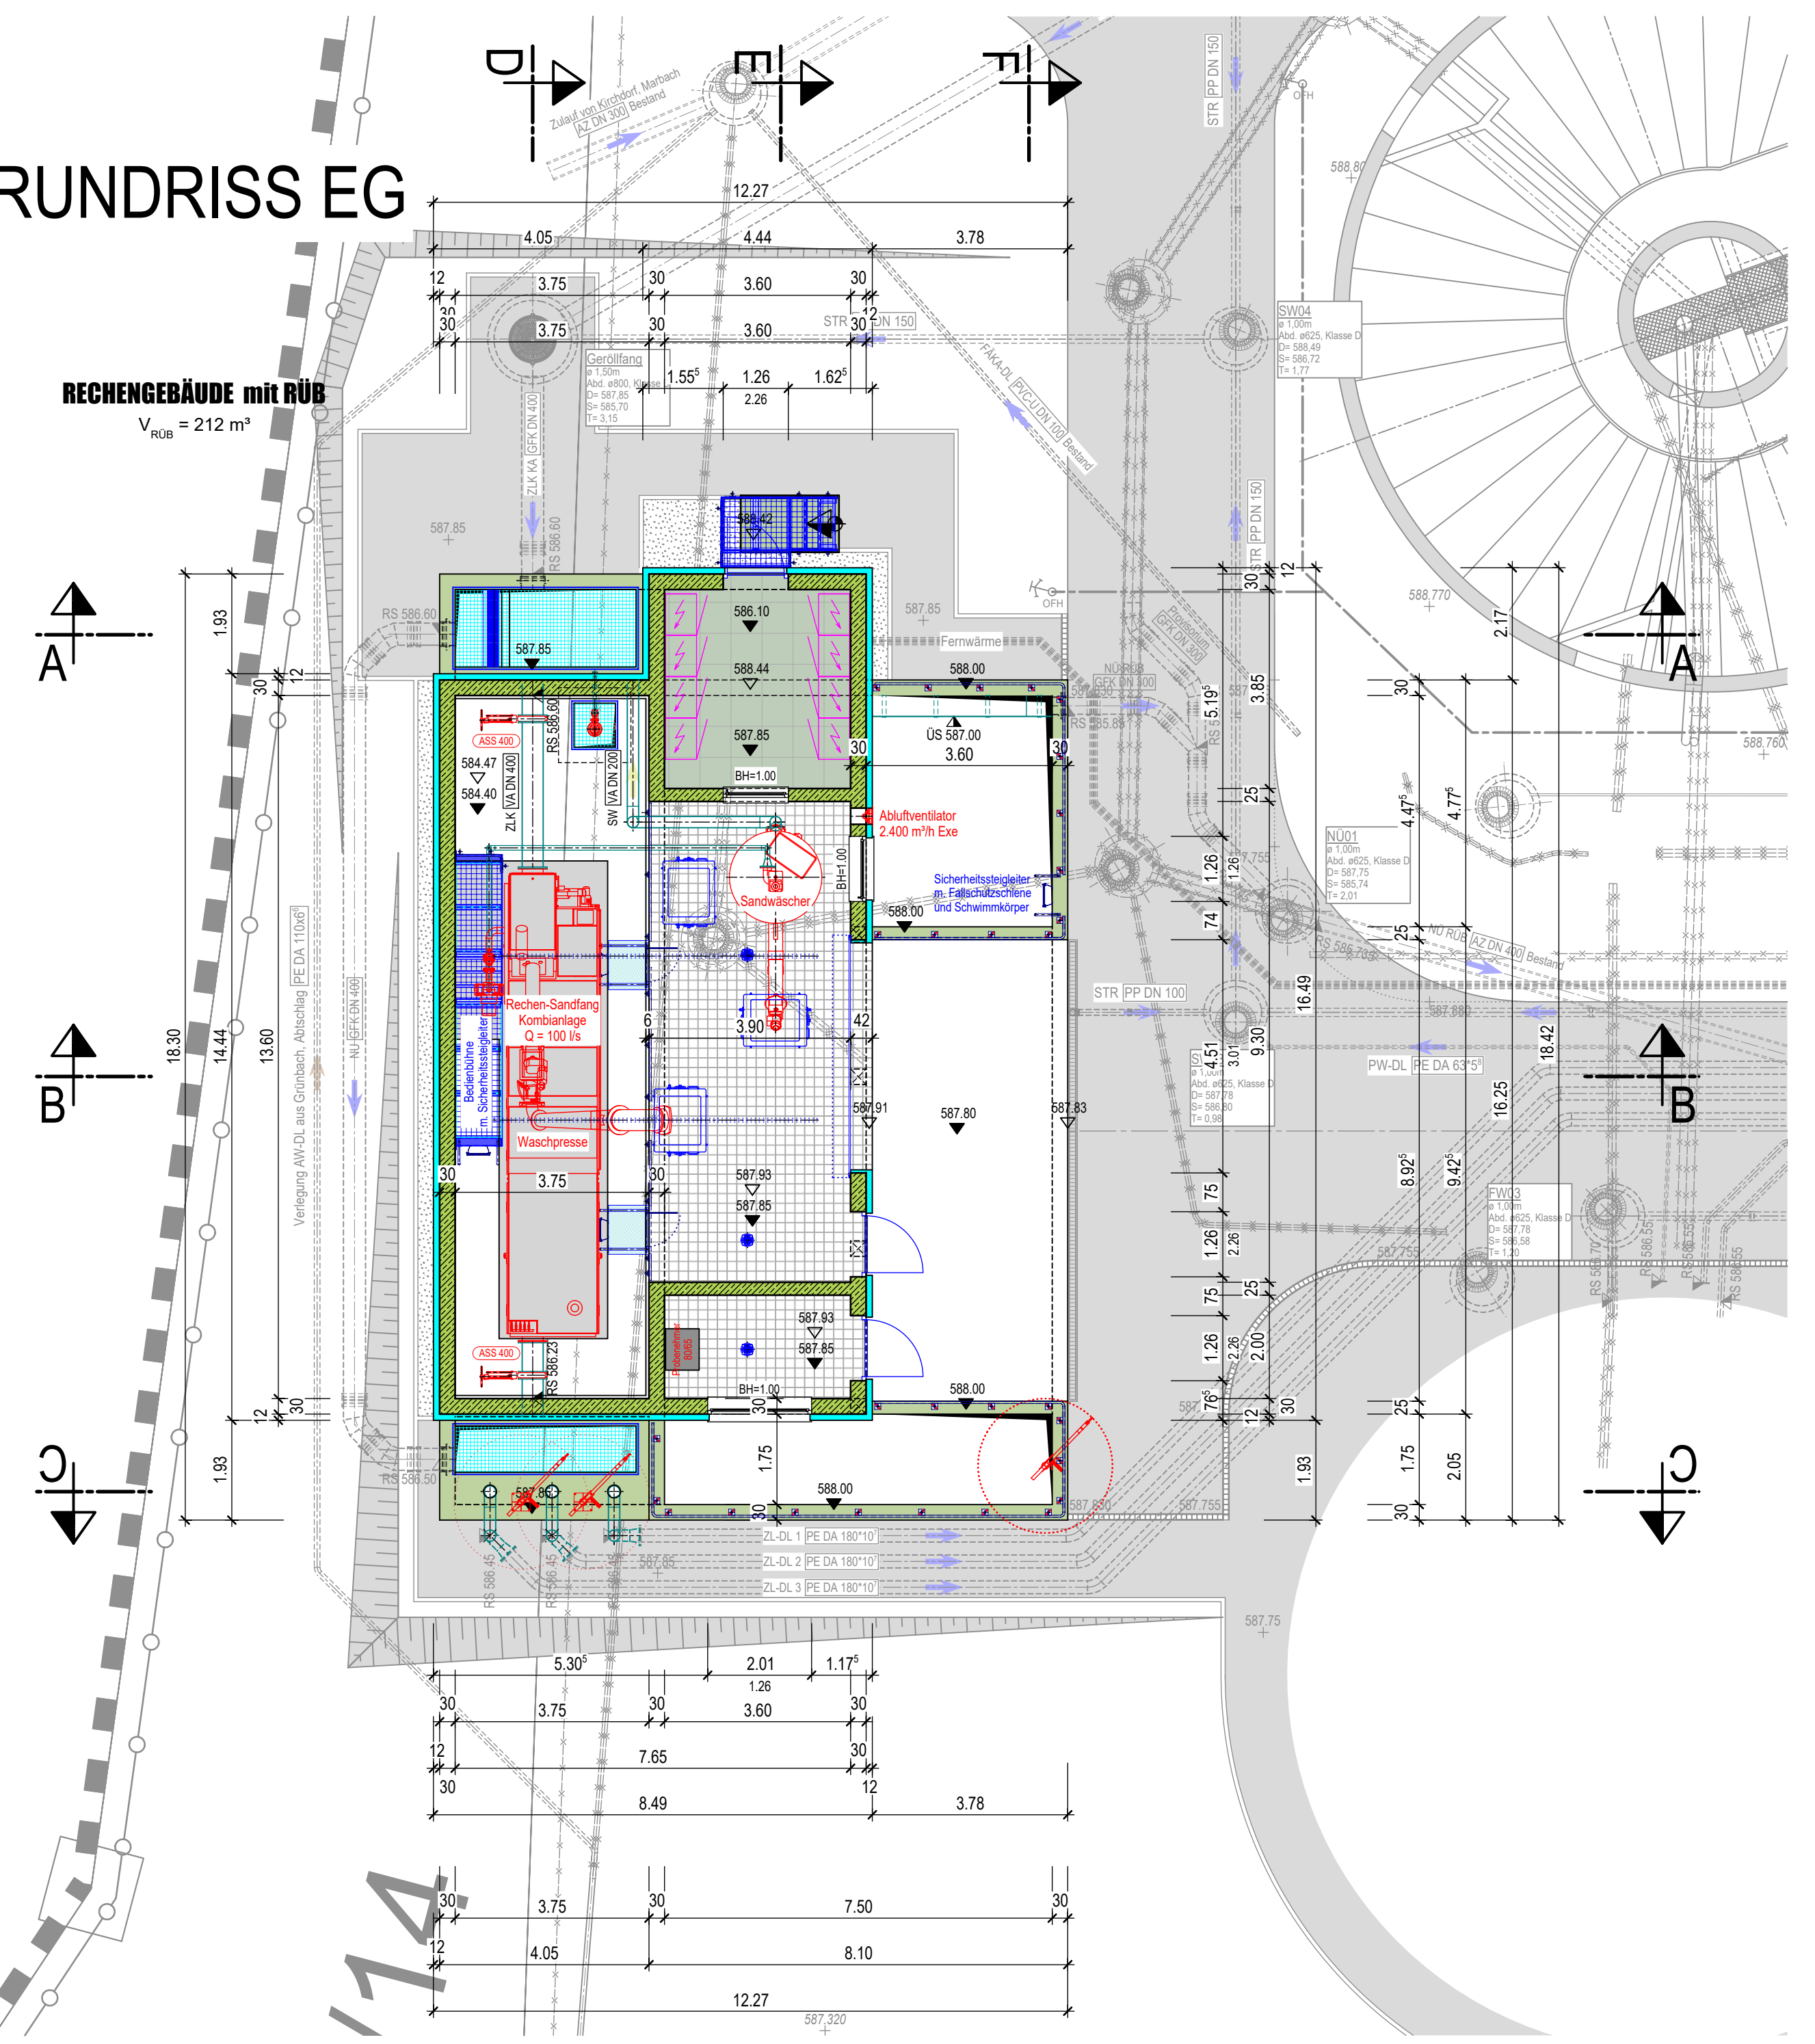

GRUNDRISS KG

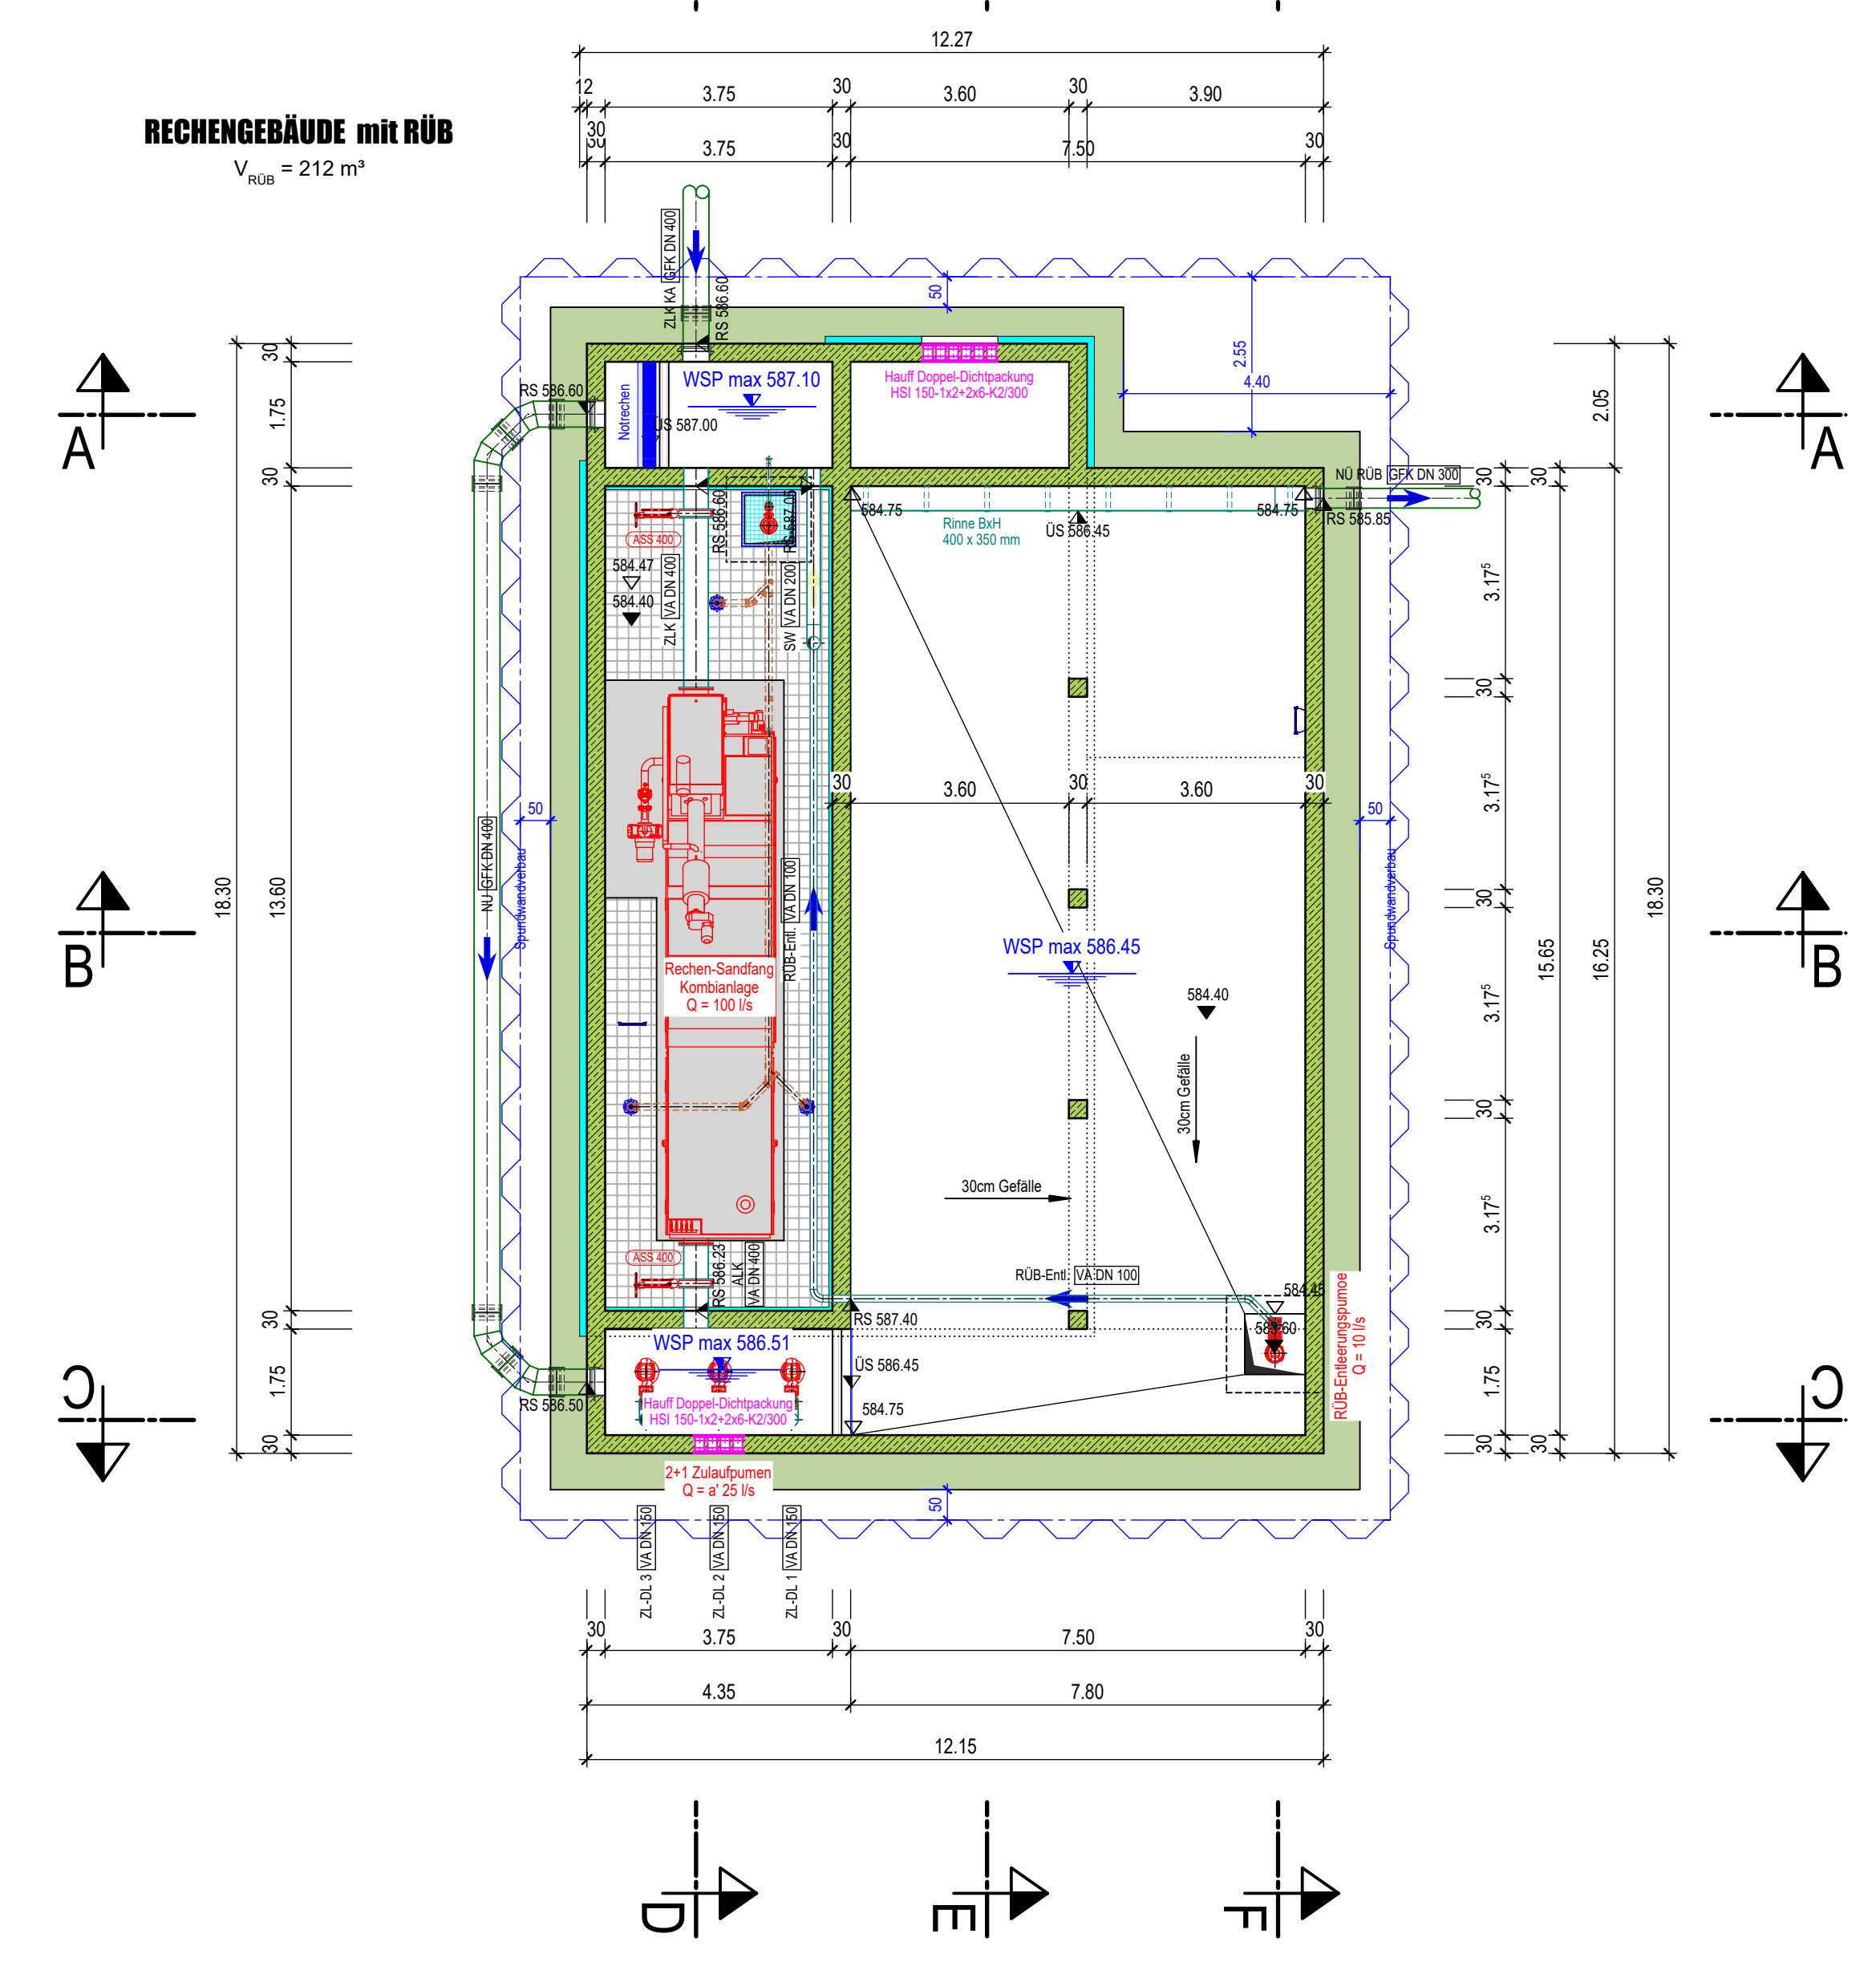

Planname RG/RÜB - Grundrisse und Schnitte		
Plannummer 36	Leistungsphase Entwurfsplanung	Index
Gemeinde Kirchdorf im Wald Generalsanierung der Kläranlage Kirchdorf - Eppenschlag Beilagennummer 9		
Bauwerk Rechengebäude mit RÜB		
Leistungsphase Entwurfsplanung		
Planart Grundrisse und Schnitte	Maßstab 1:100	Format DIN A1
Hauptplaner DÜNSER + AIGNER + KOLLEGEN Ingenieurplanungsgruppe GmbH Tel. 089/52264-0 Fax. 089/52264-28 Christoph-Rappin-Bogen 27/EG 80539 MÜNCHEN		Freigabe 14.06.2022
		Gez. M. Lerner
Auftraggeber Gemeinde Kirchdorf im Wald 1. Bürgermeister Marienbergstraße 3 94261 Kirchdorf im Wald		Datum Ges.